


一层供暖平面图 1:100

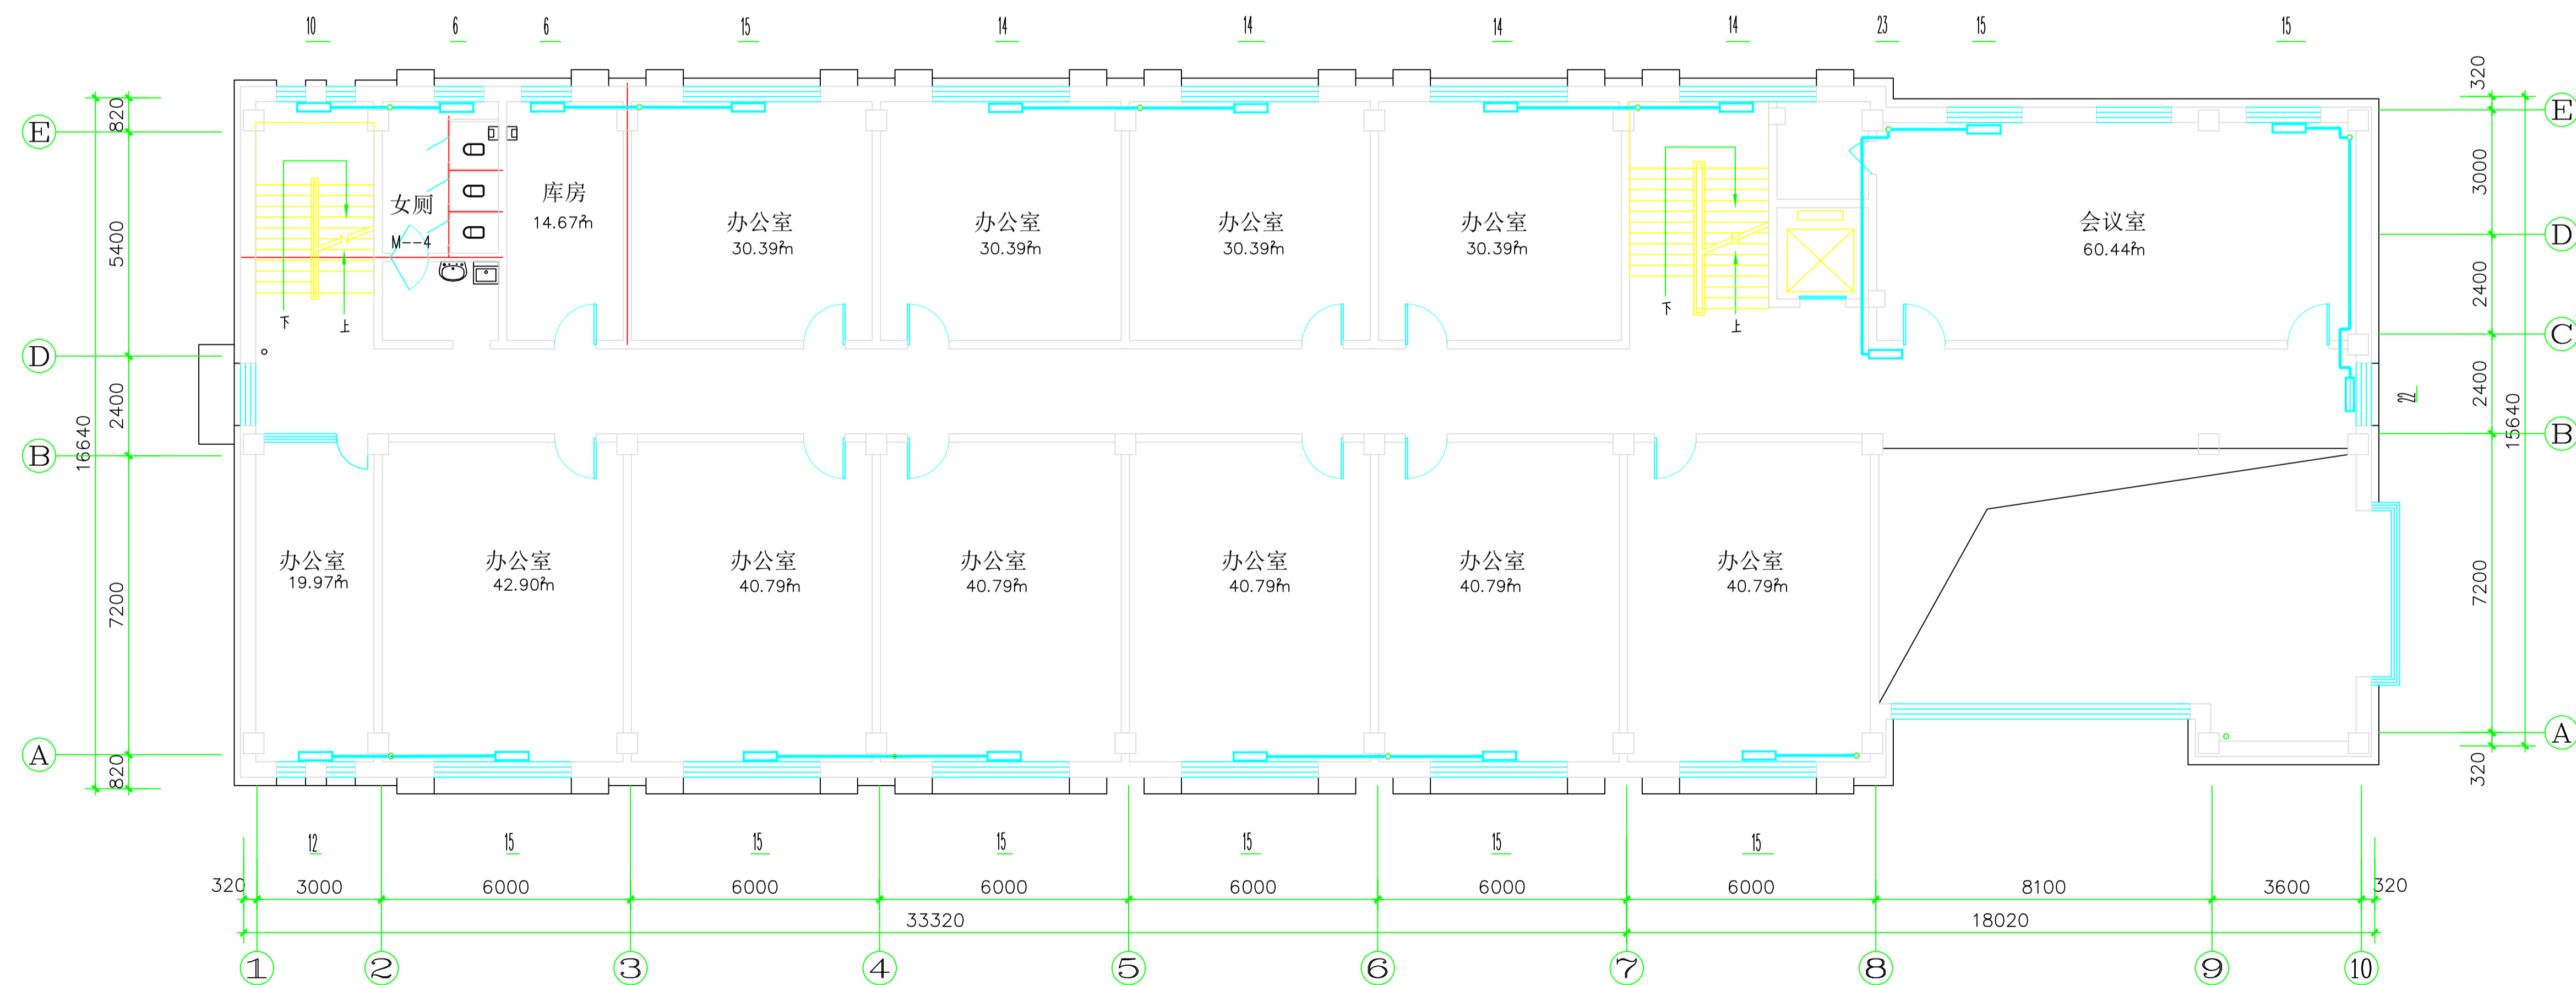

二层供暖平面图 1:100

江苏大学能源与动力工程学院					
设计题目	南京某办公楼供暖系统设计				
图纸名称	一层、二层供暖系统平面图			图号	
学生	班级		学号	比例	1:100
指导老师	审核		成绩	日期	