



名称	图例
截止阀	
止回阀	
金属软管	
电磁阀	
蝶阀	
温度计	
压力表	
浮球阀	
地漏	


换热站设备、管道平面图 1:100

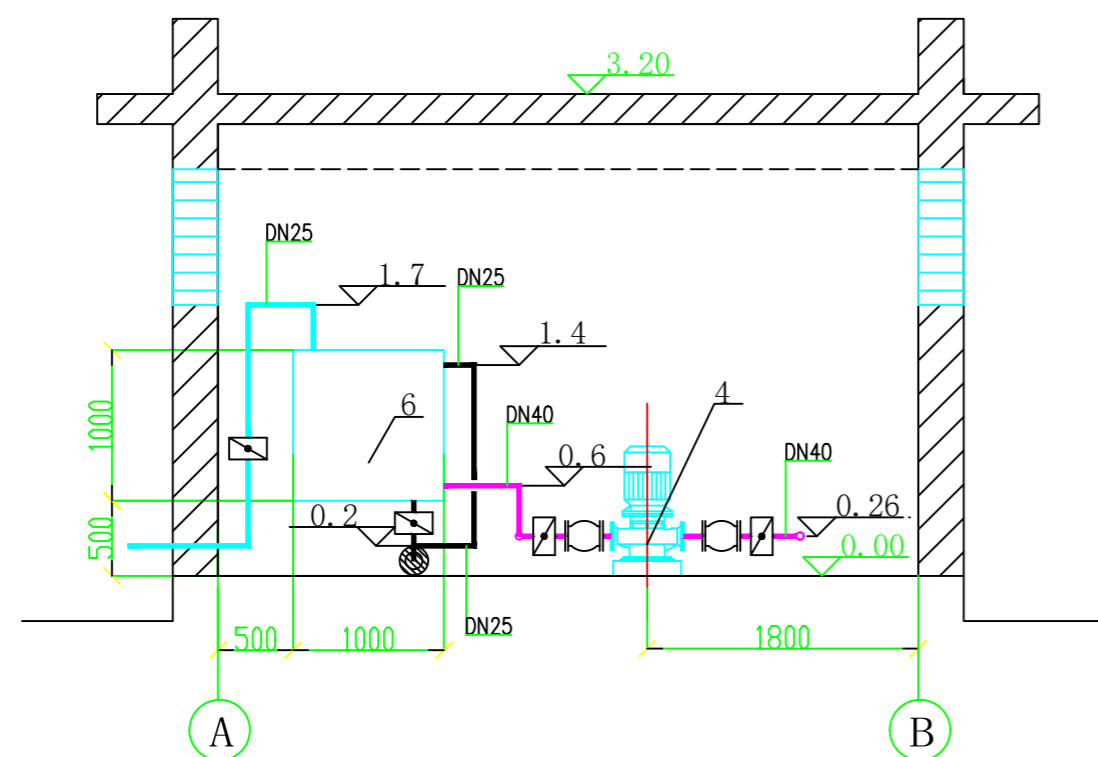

A-A剖面图 1:50

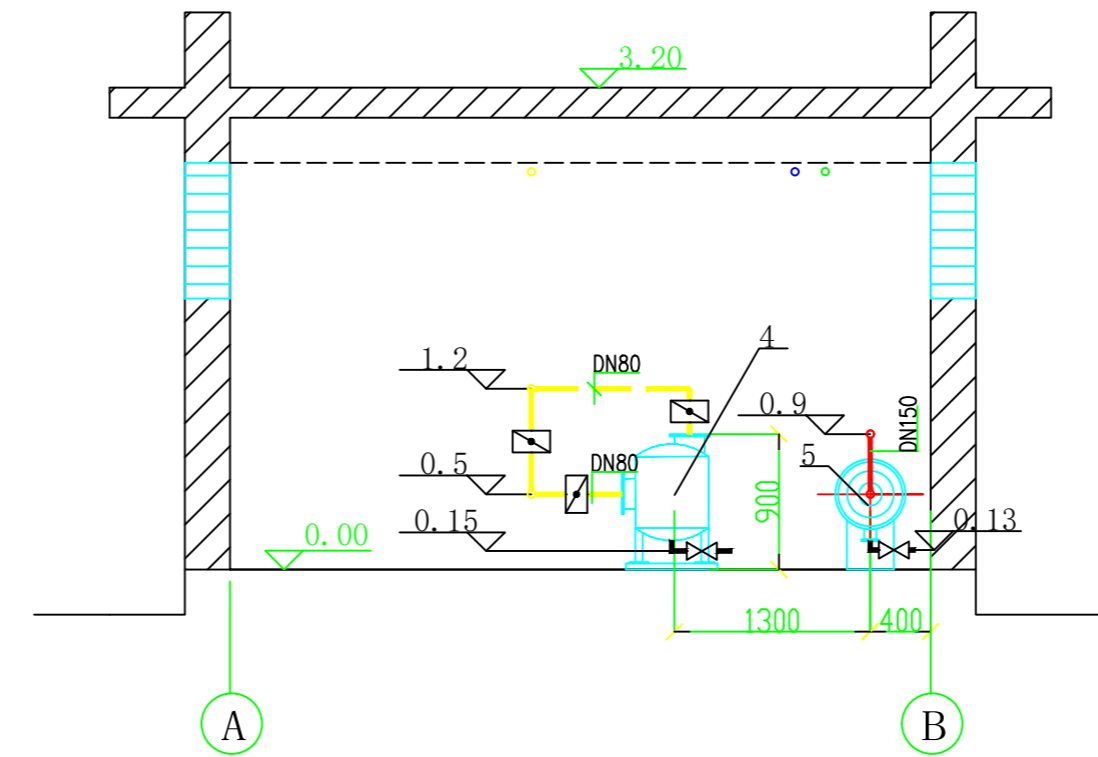

B-B剖面图 1:50

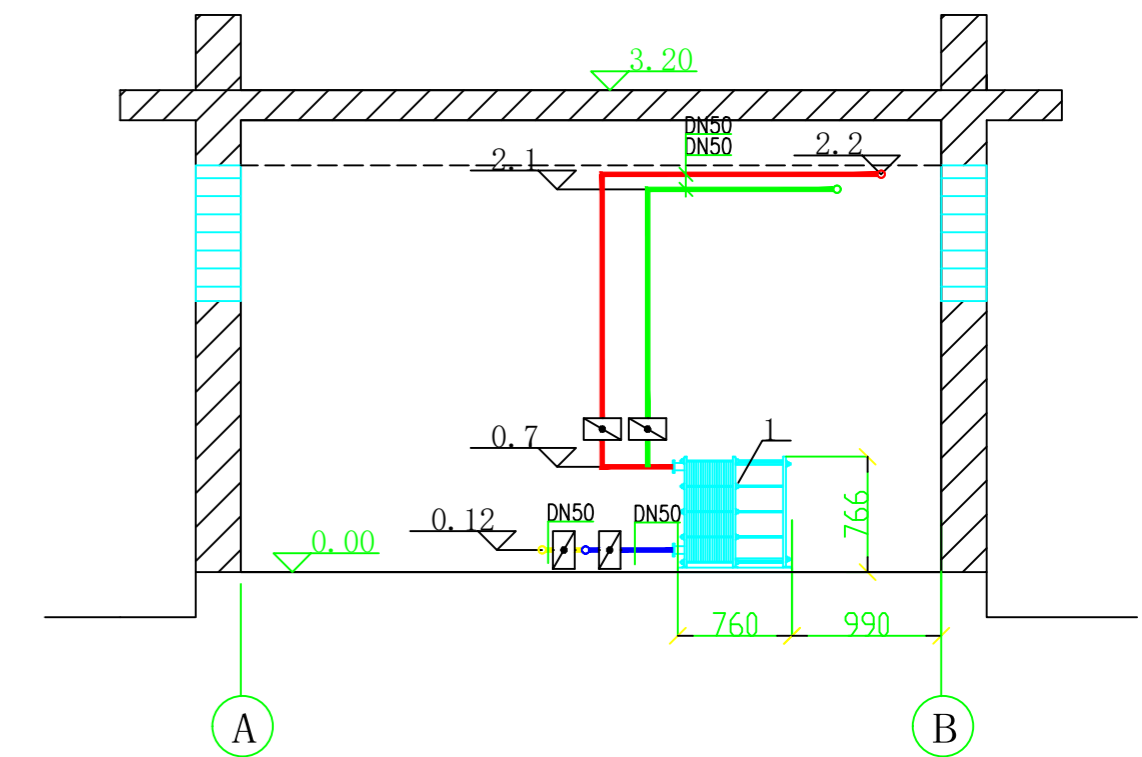

C-C剖面图 1:50

江苏大学能源与动力工程学院				
设计题目	哈尔滨热网与换热站设计			
图纸名称	换热站设备、管道平面图及剖面图	图号	热施-03	
学生	班级	学号	比例	
指导老师	葛风华 审核	成绩	日期	